



1F 1階平面図 S:1/200

工事名	豊根余熱利用施設建築工事	種別	No.
図名	1F 1階平面図	縮尺	3/50
設計者	川崎市建築局建築部庁舎建築課	図長	橋本 隆雄
設計者	川崎市建築局建築部庁舎建築課	図検	橋本 隆雄

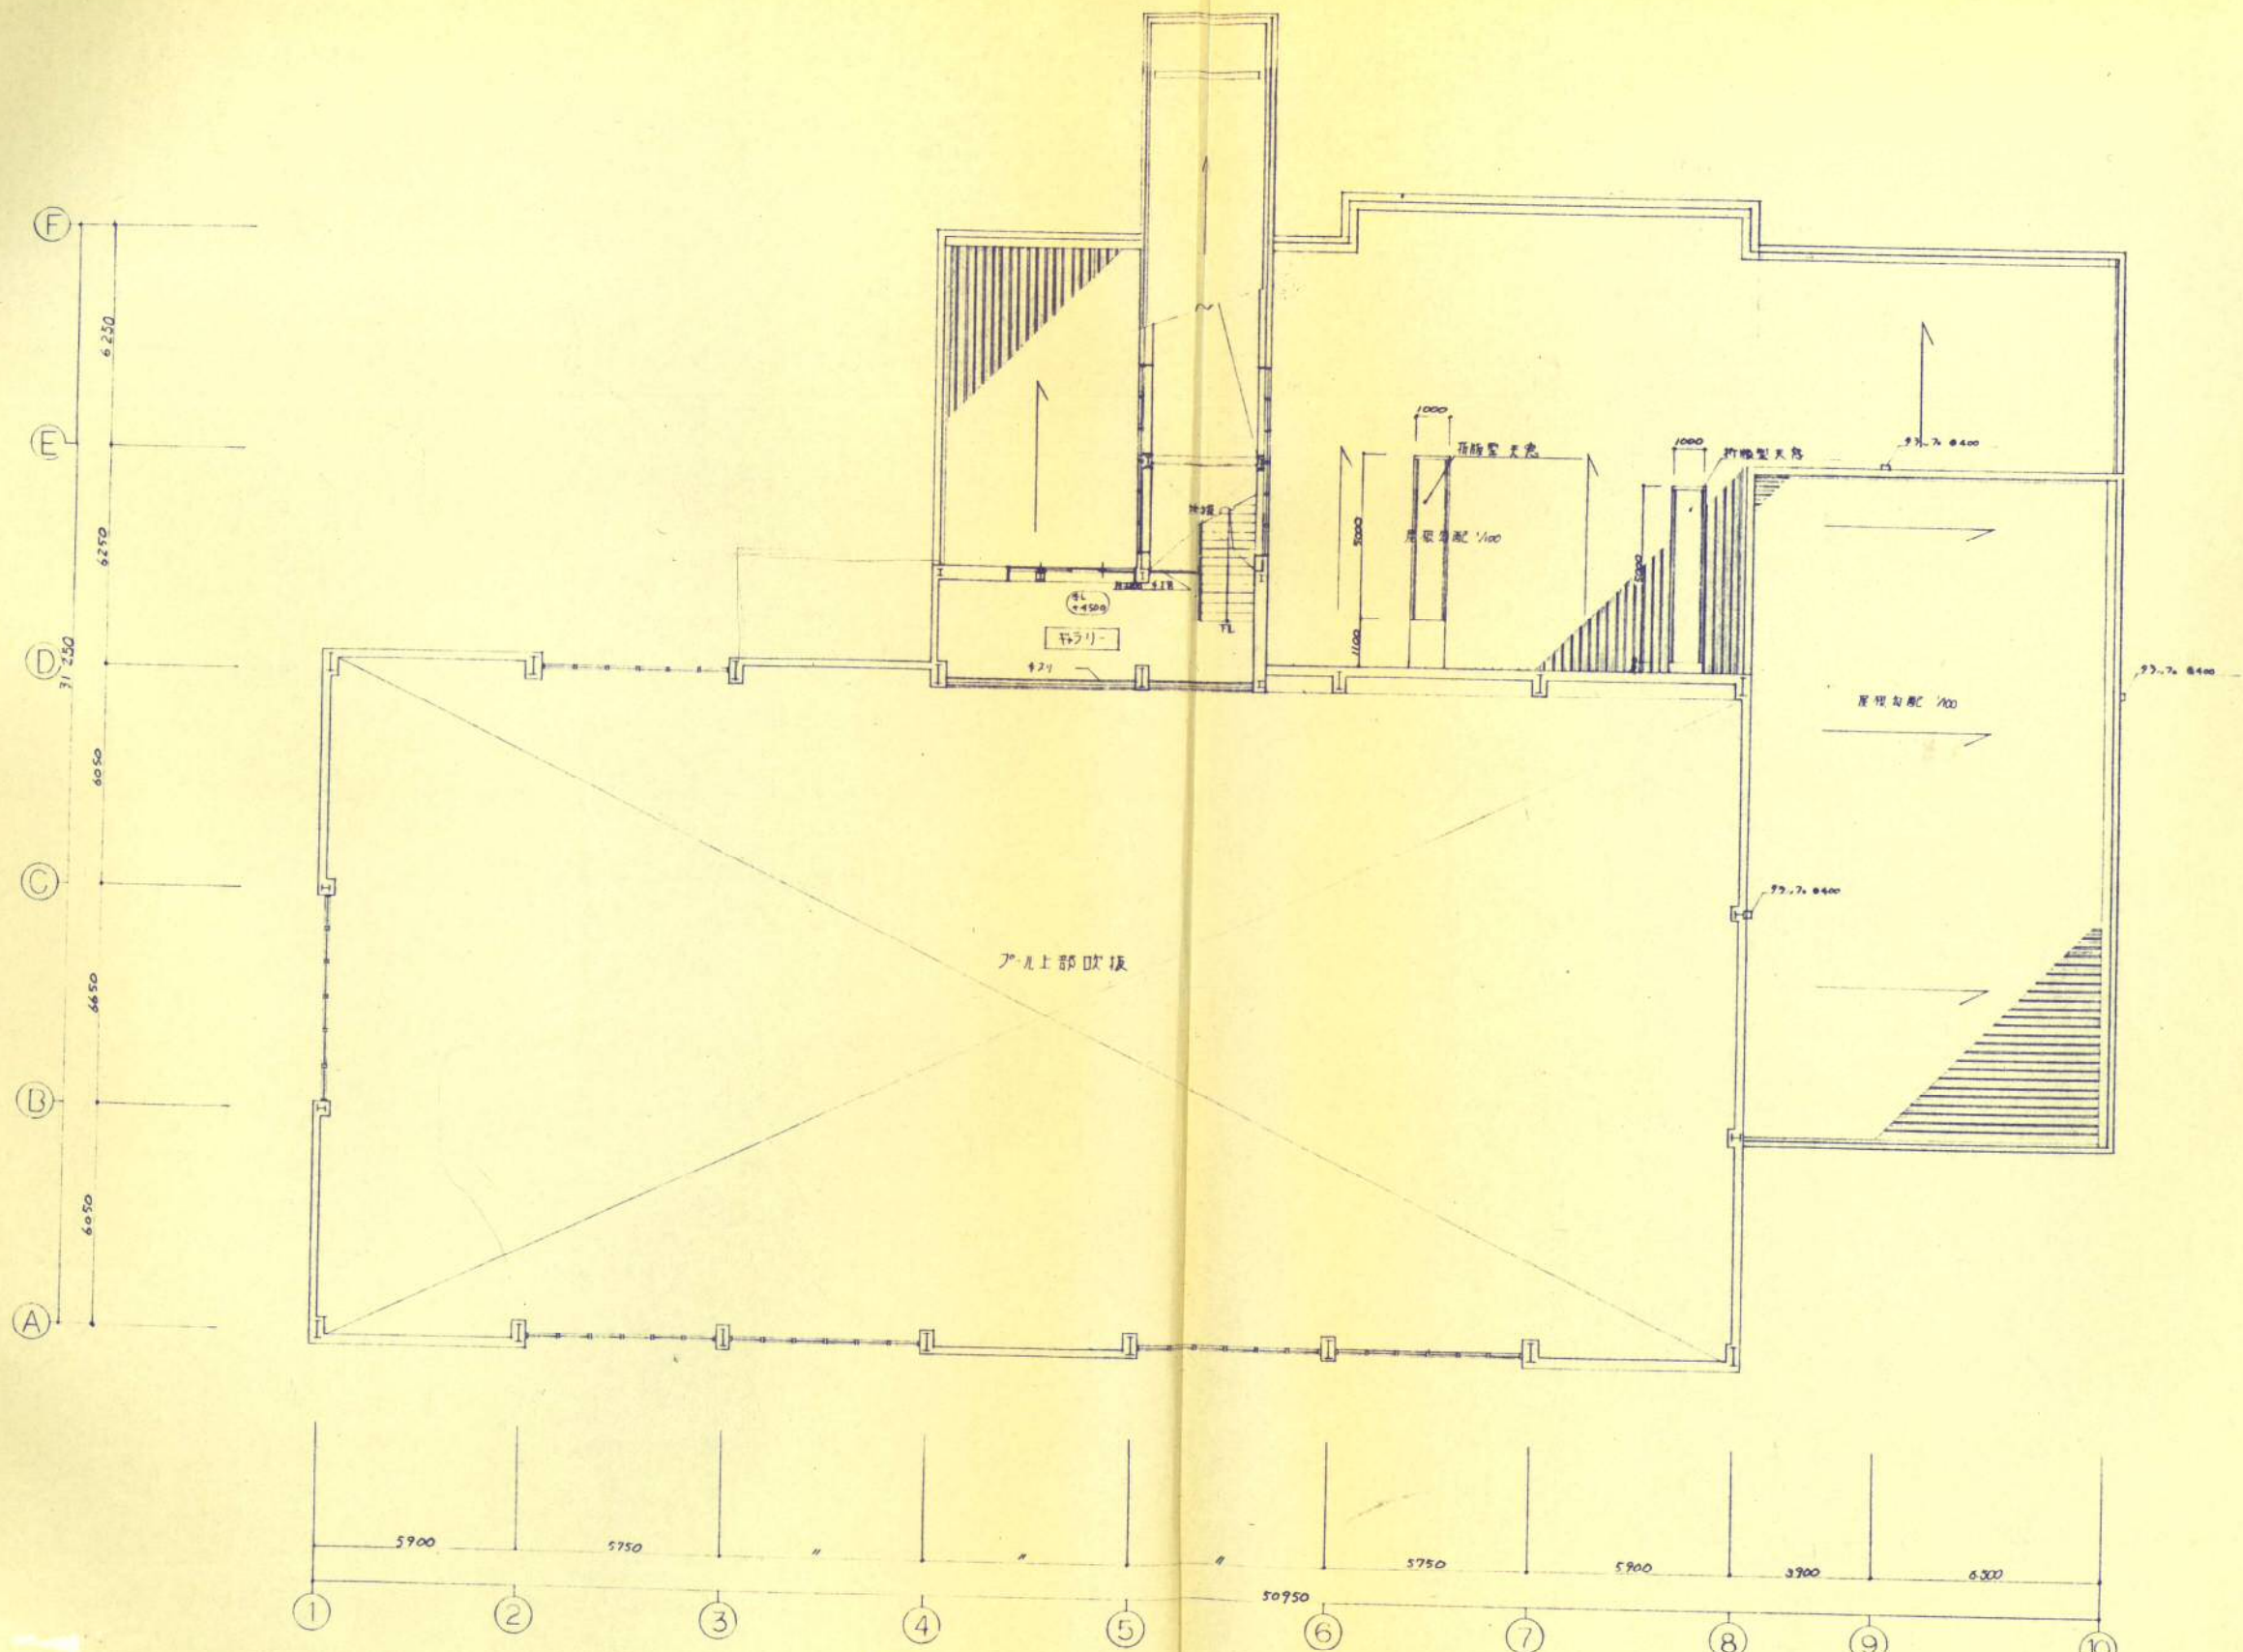

アール上部吹抜

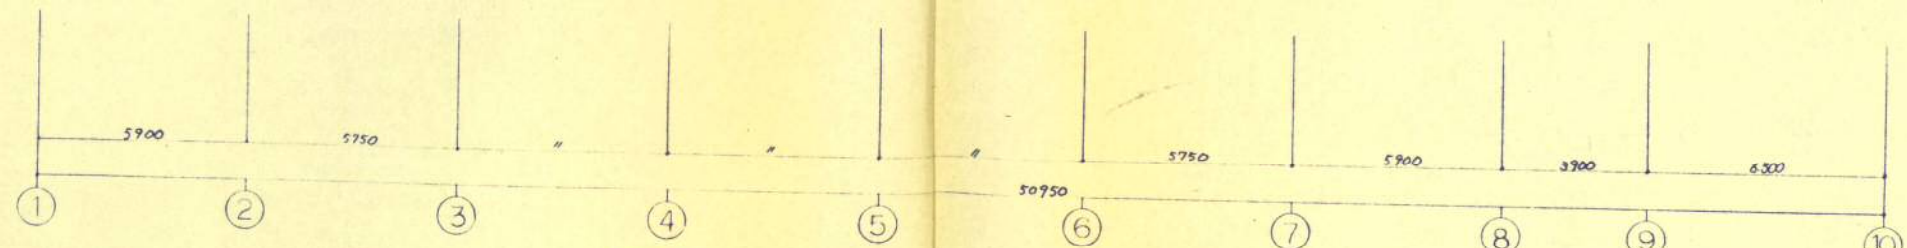

2階平面図及び屋根伏図 S: 1/100

工事名	熱源余熱利用施設建築工事	冊数	3/56	No.	4/50
図名	2階平面図	縮尺	1/100		
川崎市建築局建築部庁舎建築課		設計者	1級建築士 野村 伸一	監理者	1級建築士 野村 伸一
		作成者	野村 伸一	承認者	野村 伸一




A E C D E

21000
 6900 5600 6300 2200
 3500 3400 2200 3400 3150 3150

5
 4
 3
 2
 1

2000
 1500
 2650
 5300
 12100
 10600
 5300
 2650

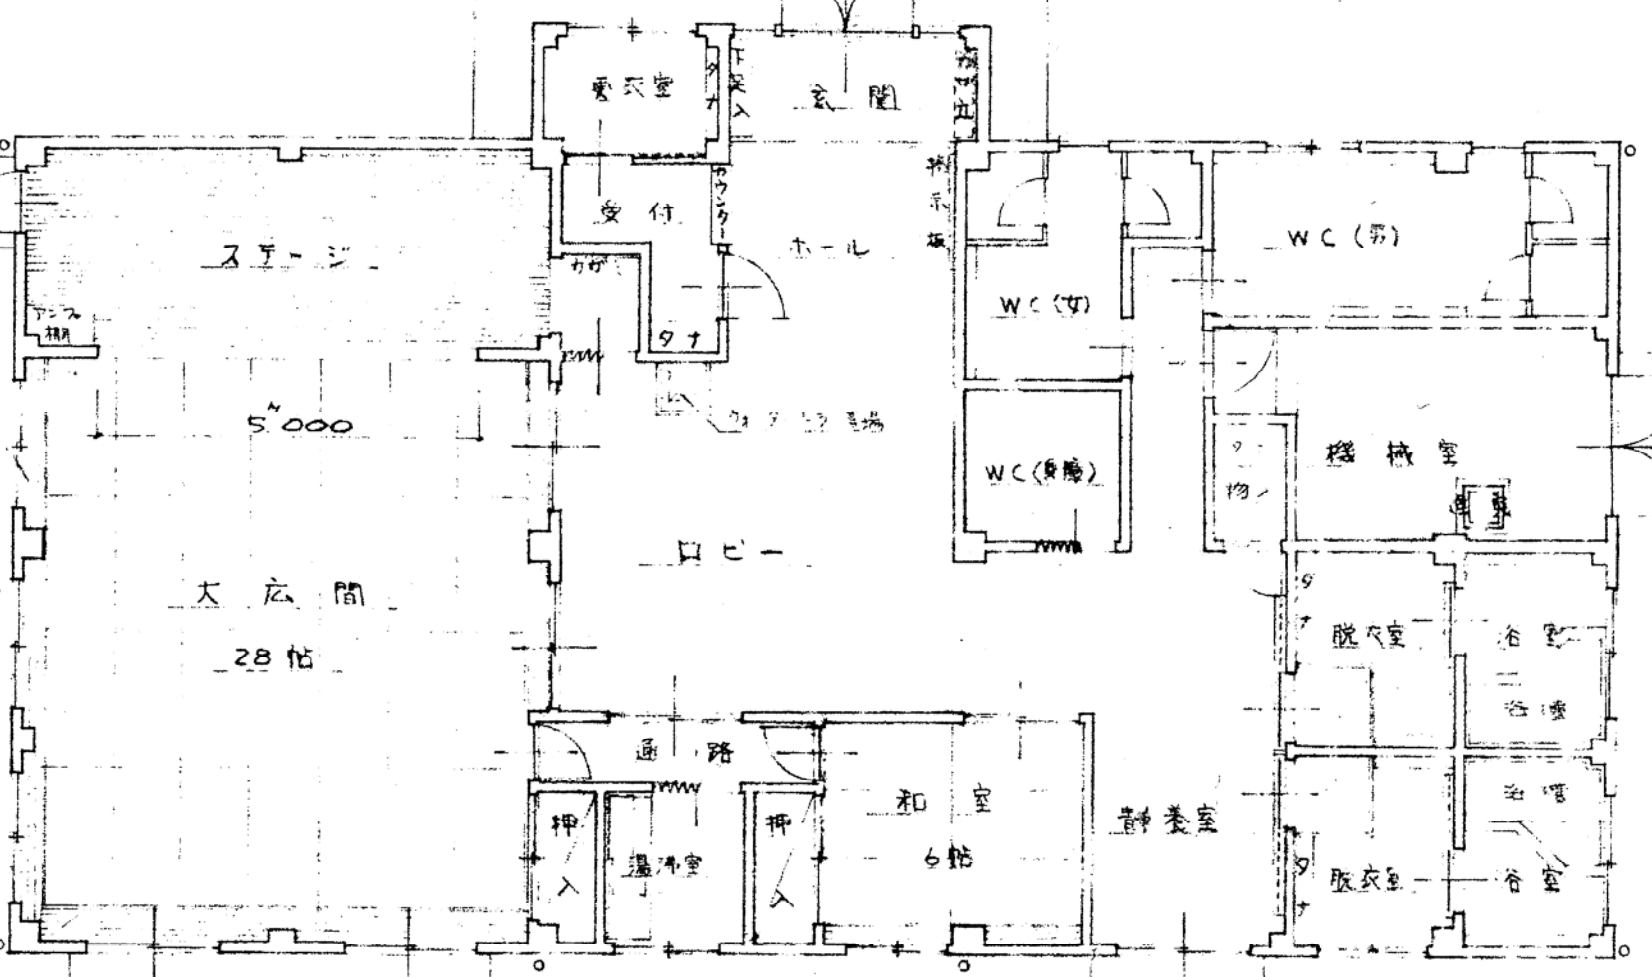

2000
 1500
 2300
 5300
 3000
 10600
 1300 / 1350
 2650
 5300

3500 3400 800 1900 700 2000 1600 2700 2000
 6900 5600 6300 2200