


注記

1) 凡例

- 照明塔 新設
- 引込開閉器盤 自立型
- コンクリート基礎 別途建築工事
- HH2,3 ハンドホール H1-6 600X600X600 R2K 中耐蓋
- HH4, B
HH1, 4~6 ハンドホール H2-9 900X900X900 R2K 中耐蓋
- 接地極
- 接地埋設標
- ケーブル埋設標
- 地中埋設配管配線 埋設深さ GL-600


- 2) 各ハンドホール内にはケーブル表示札取付とする
- 3) グランド内管路の土工事は下記による。

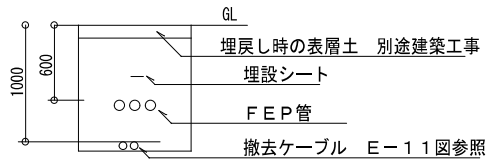



- 4) 各照明塔部ハンドホールでの接地極は下記による。




- 5) フェンス腰壁部の詳細は下記による。

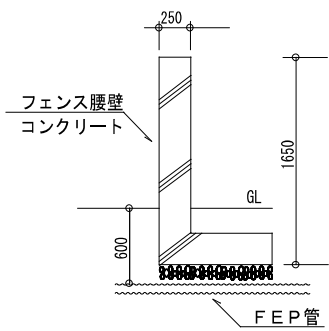

- 6) 照明制御盤の取付けは下記による。

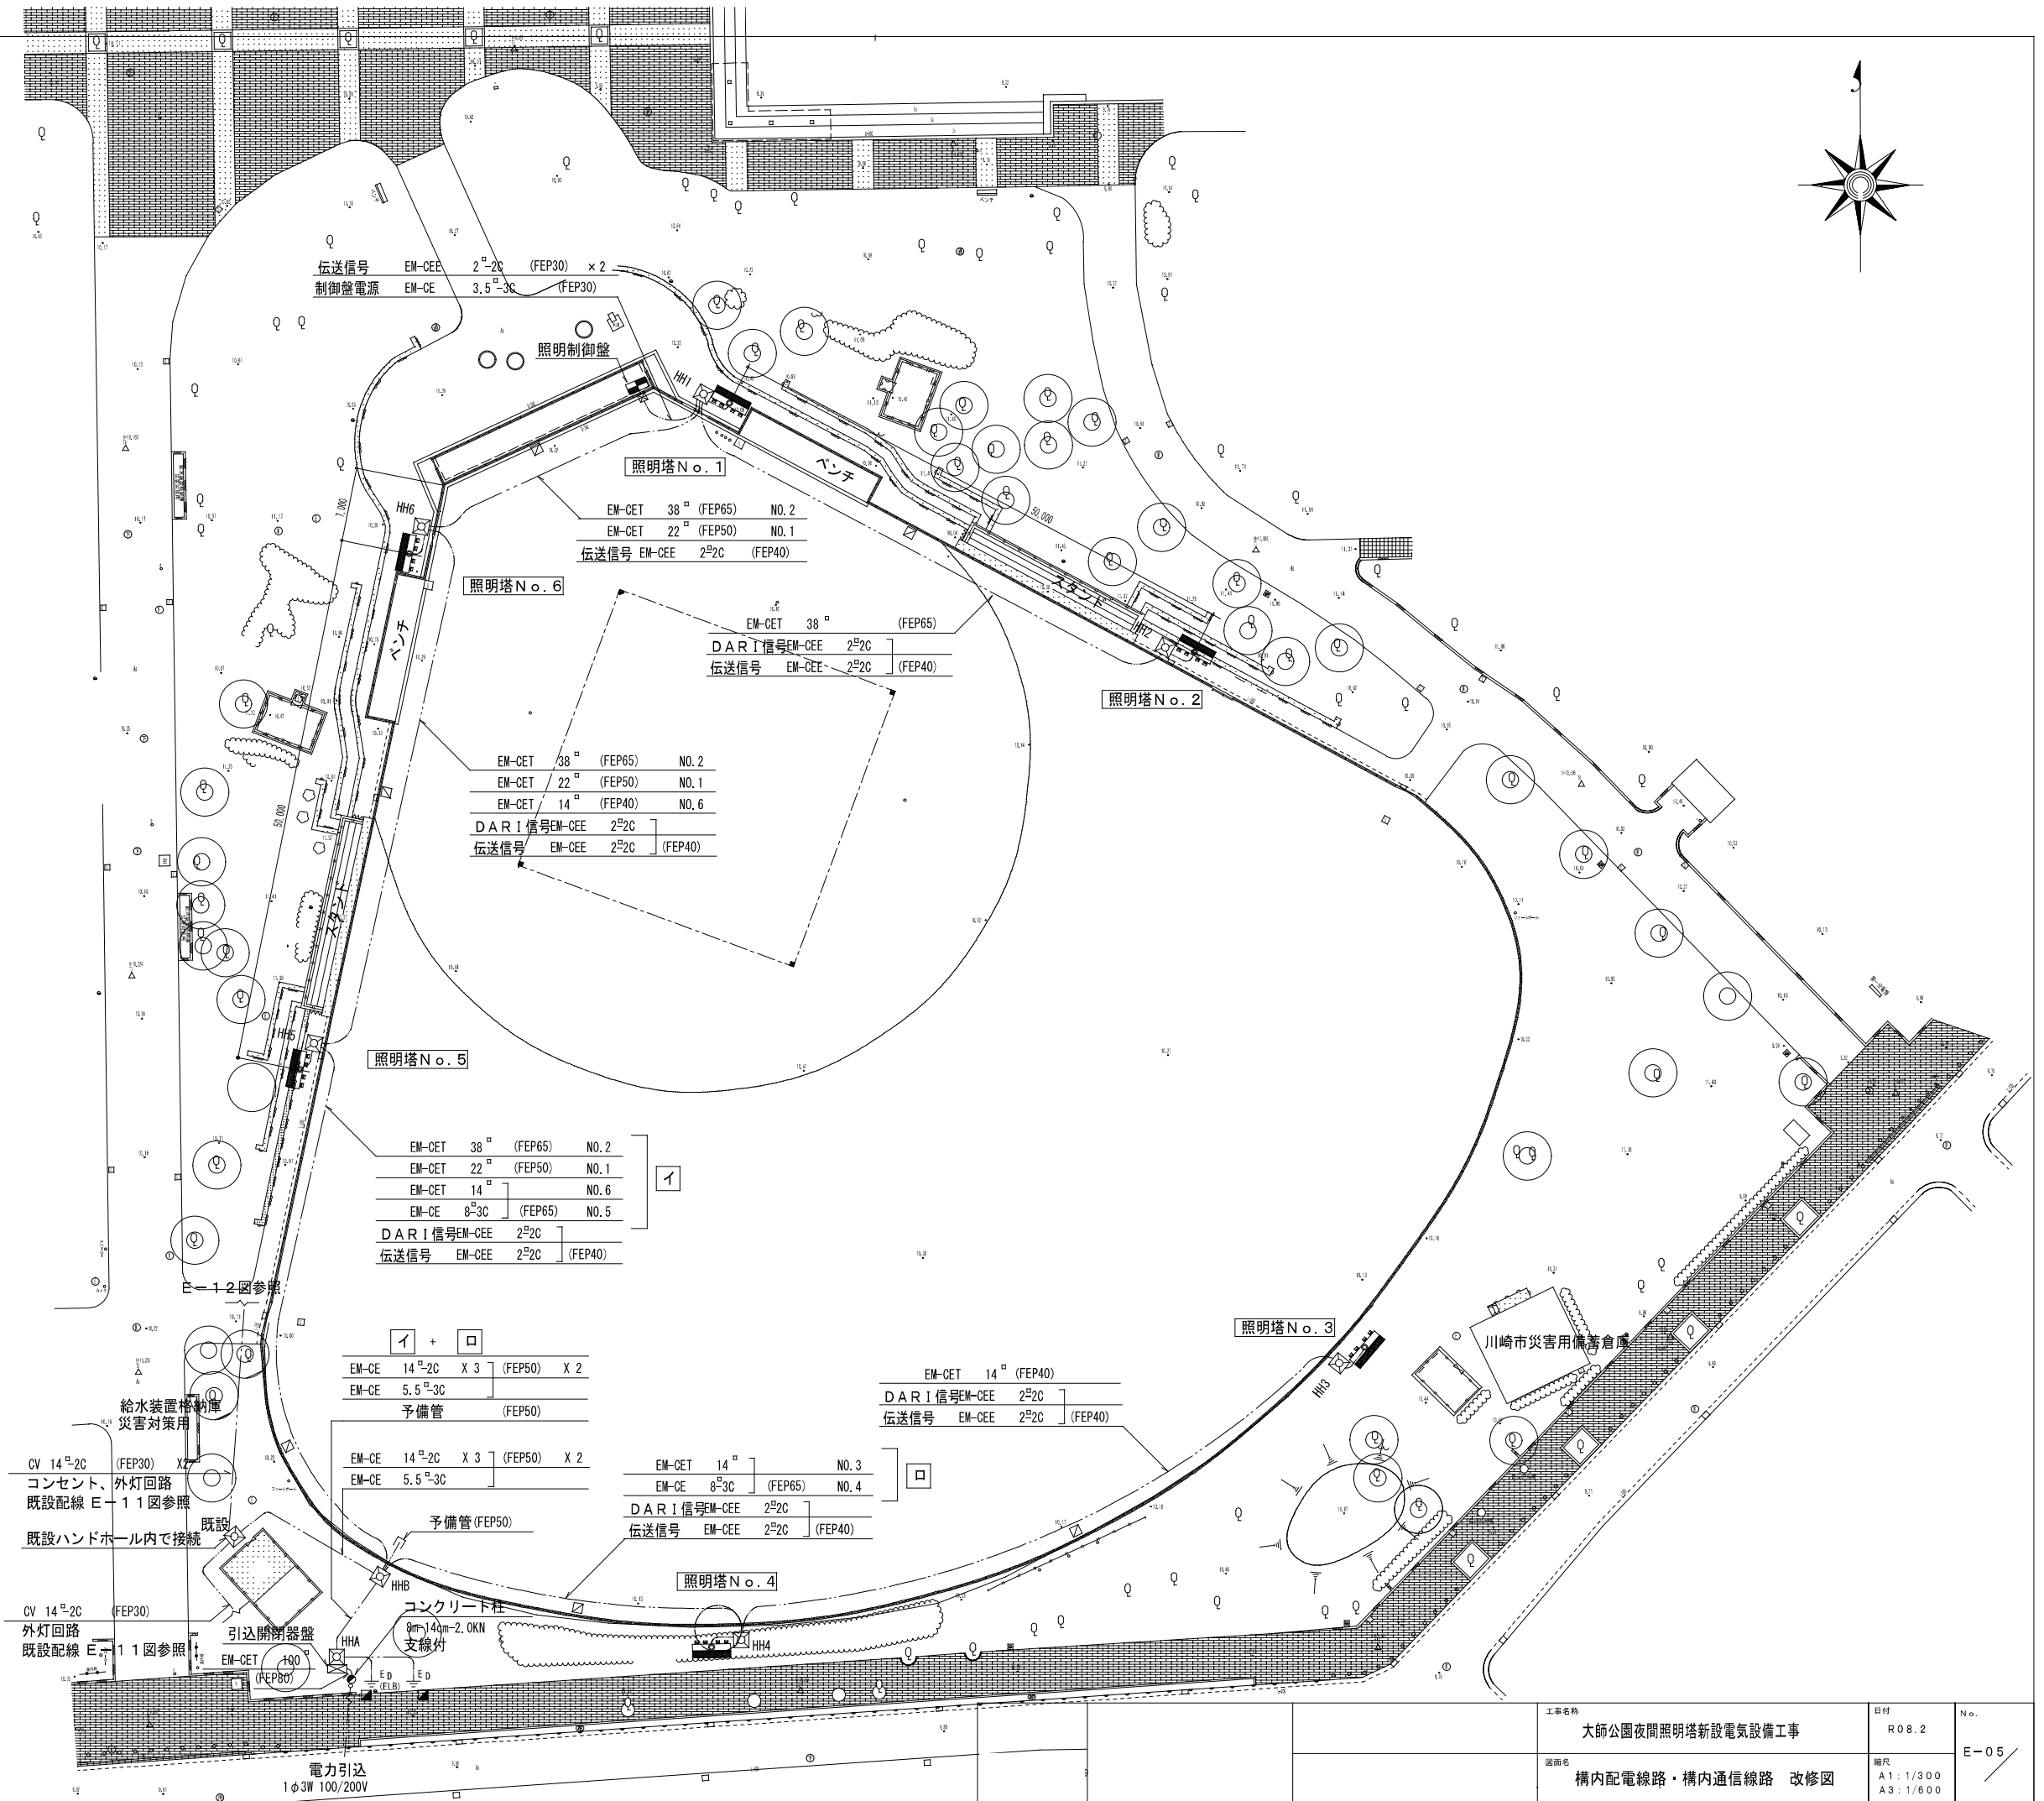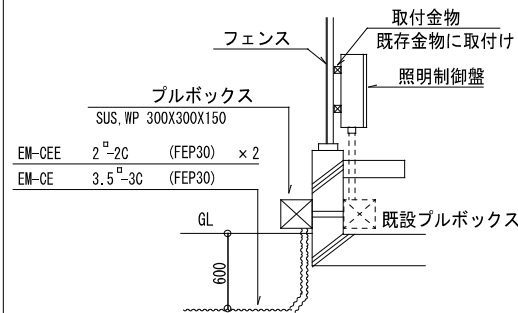

工事名称	大師公園夜間照明塔新設電気設備工事	日付	R08.2	No.	E-05
図面名	構内配電線路・構内通信線路 改修図	縮尺	A1: 1/300 A3: 1/600		

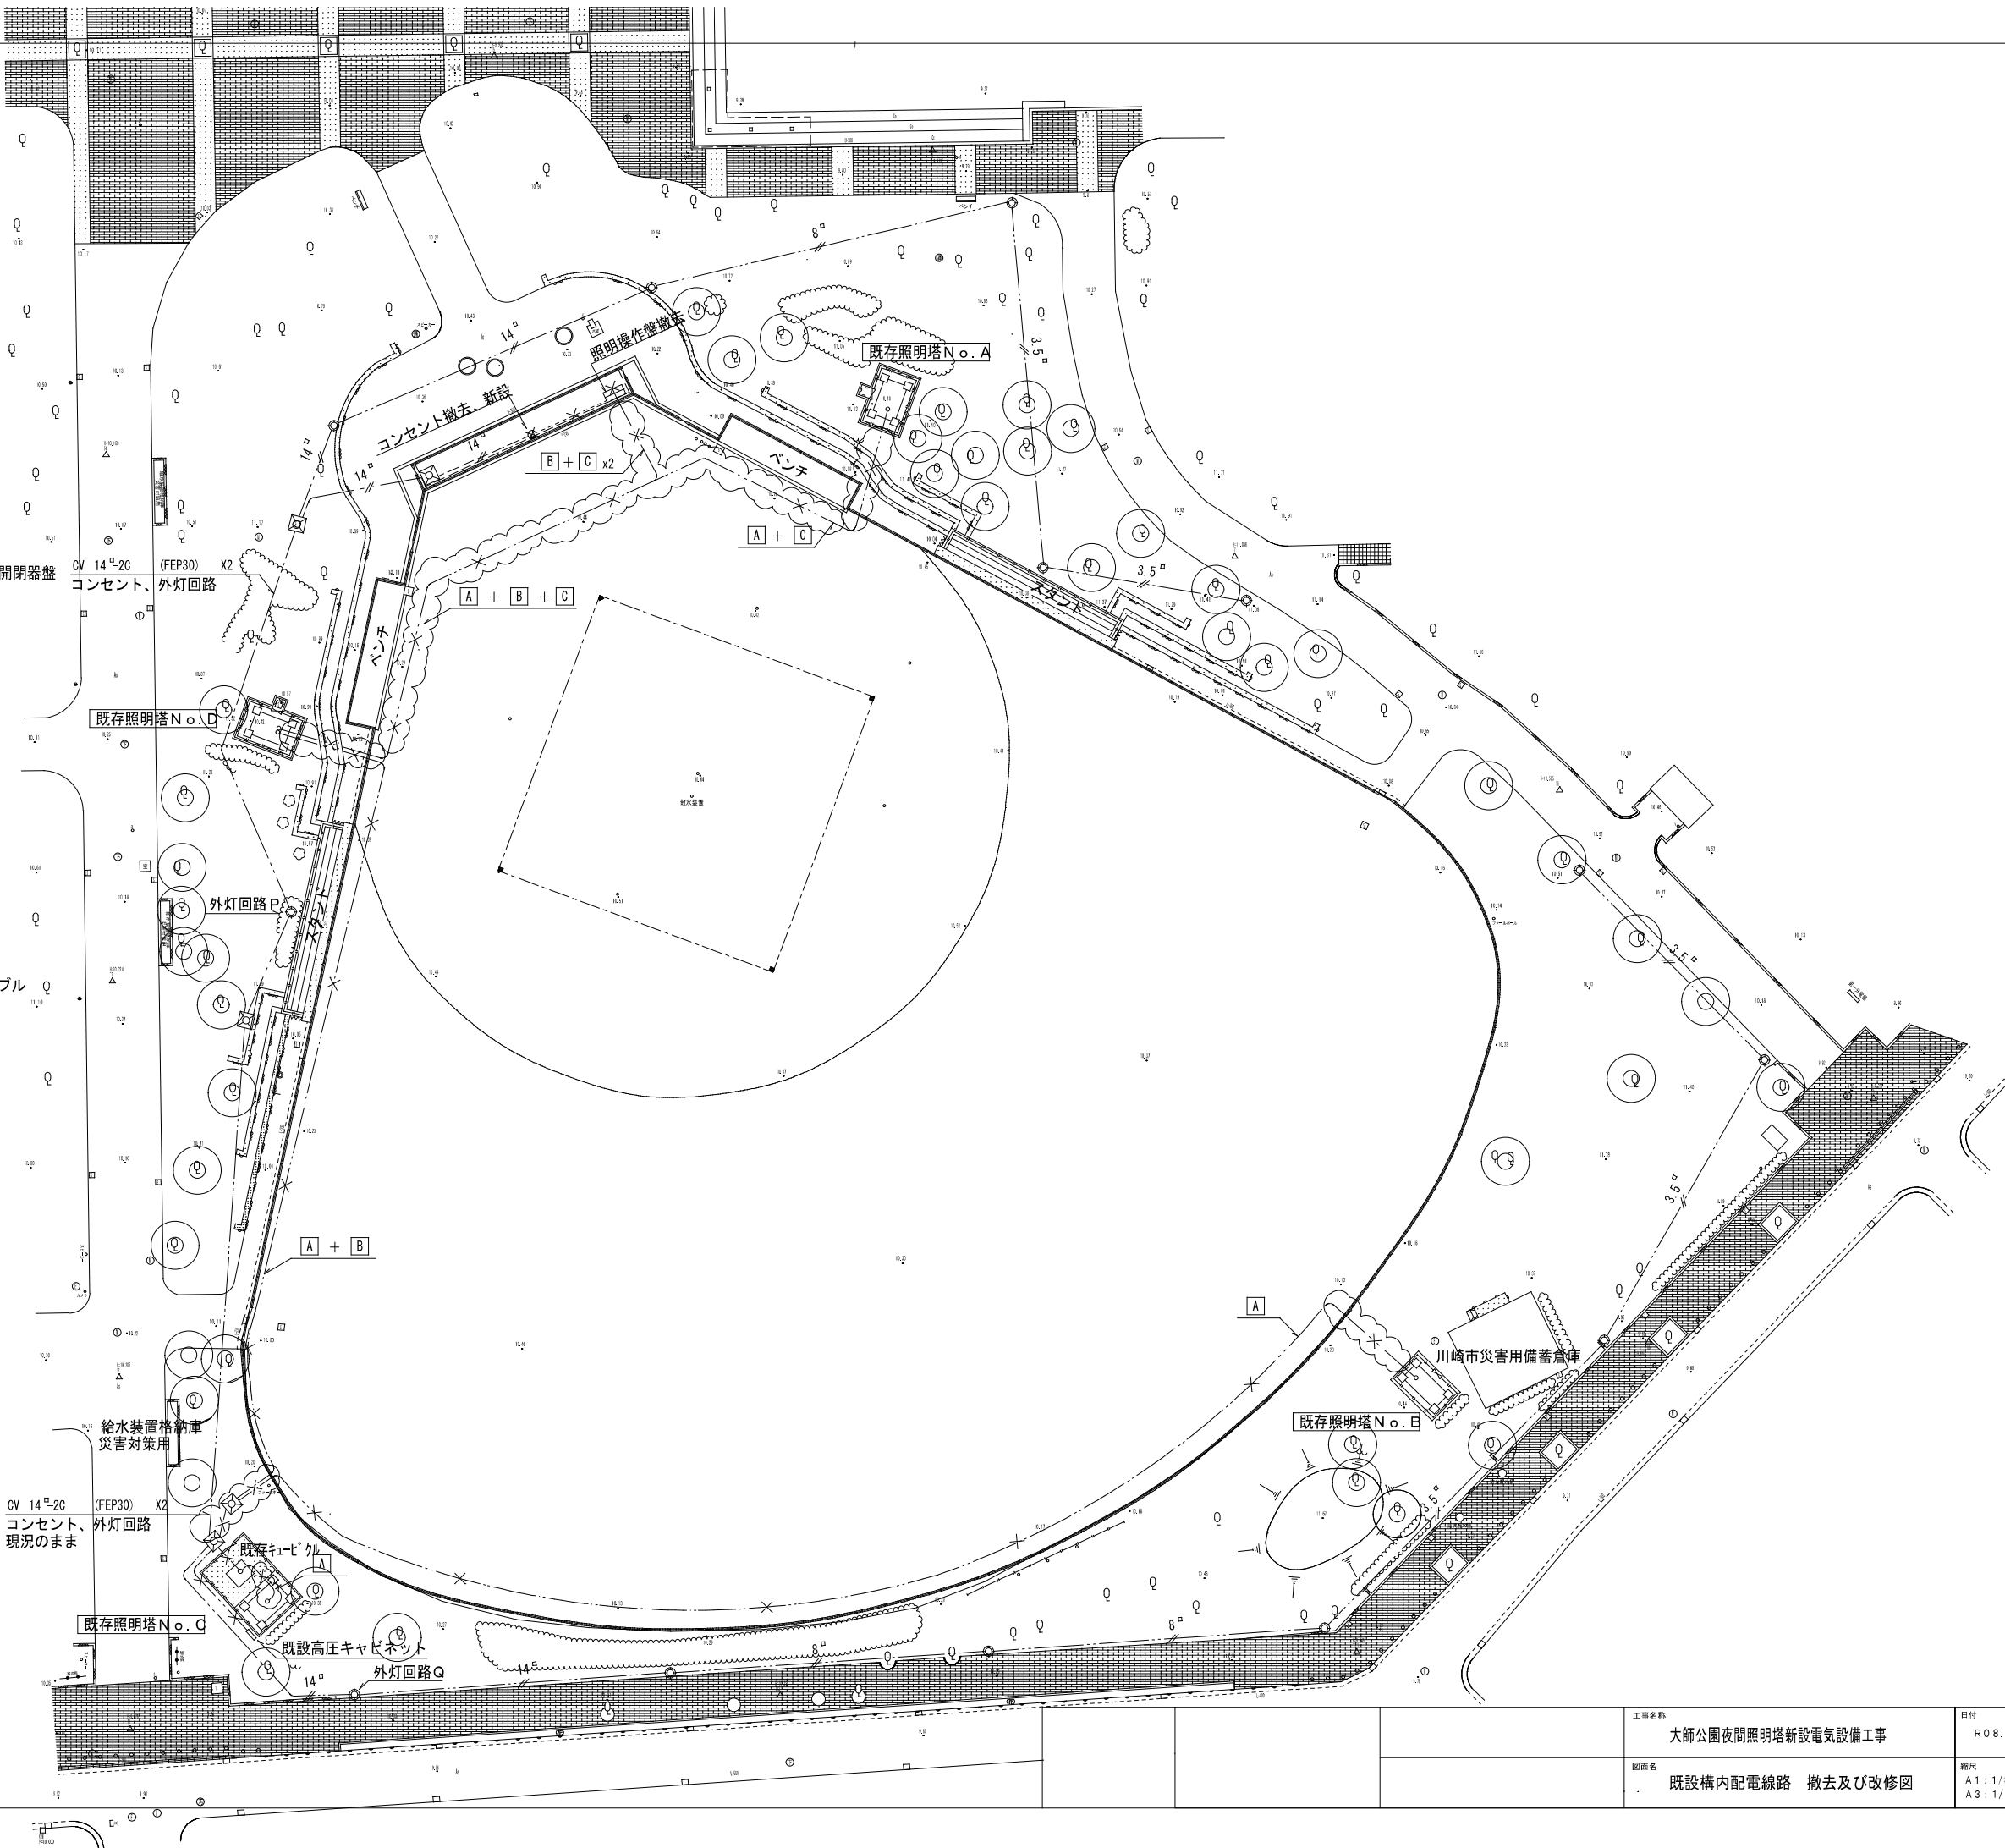


埋設深さ GL-1000 既設配線撤去


外灯回路Q

E-11/

施設平面図

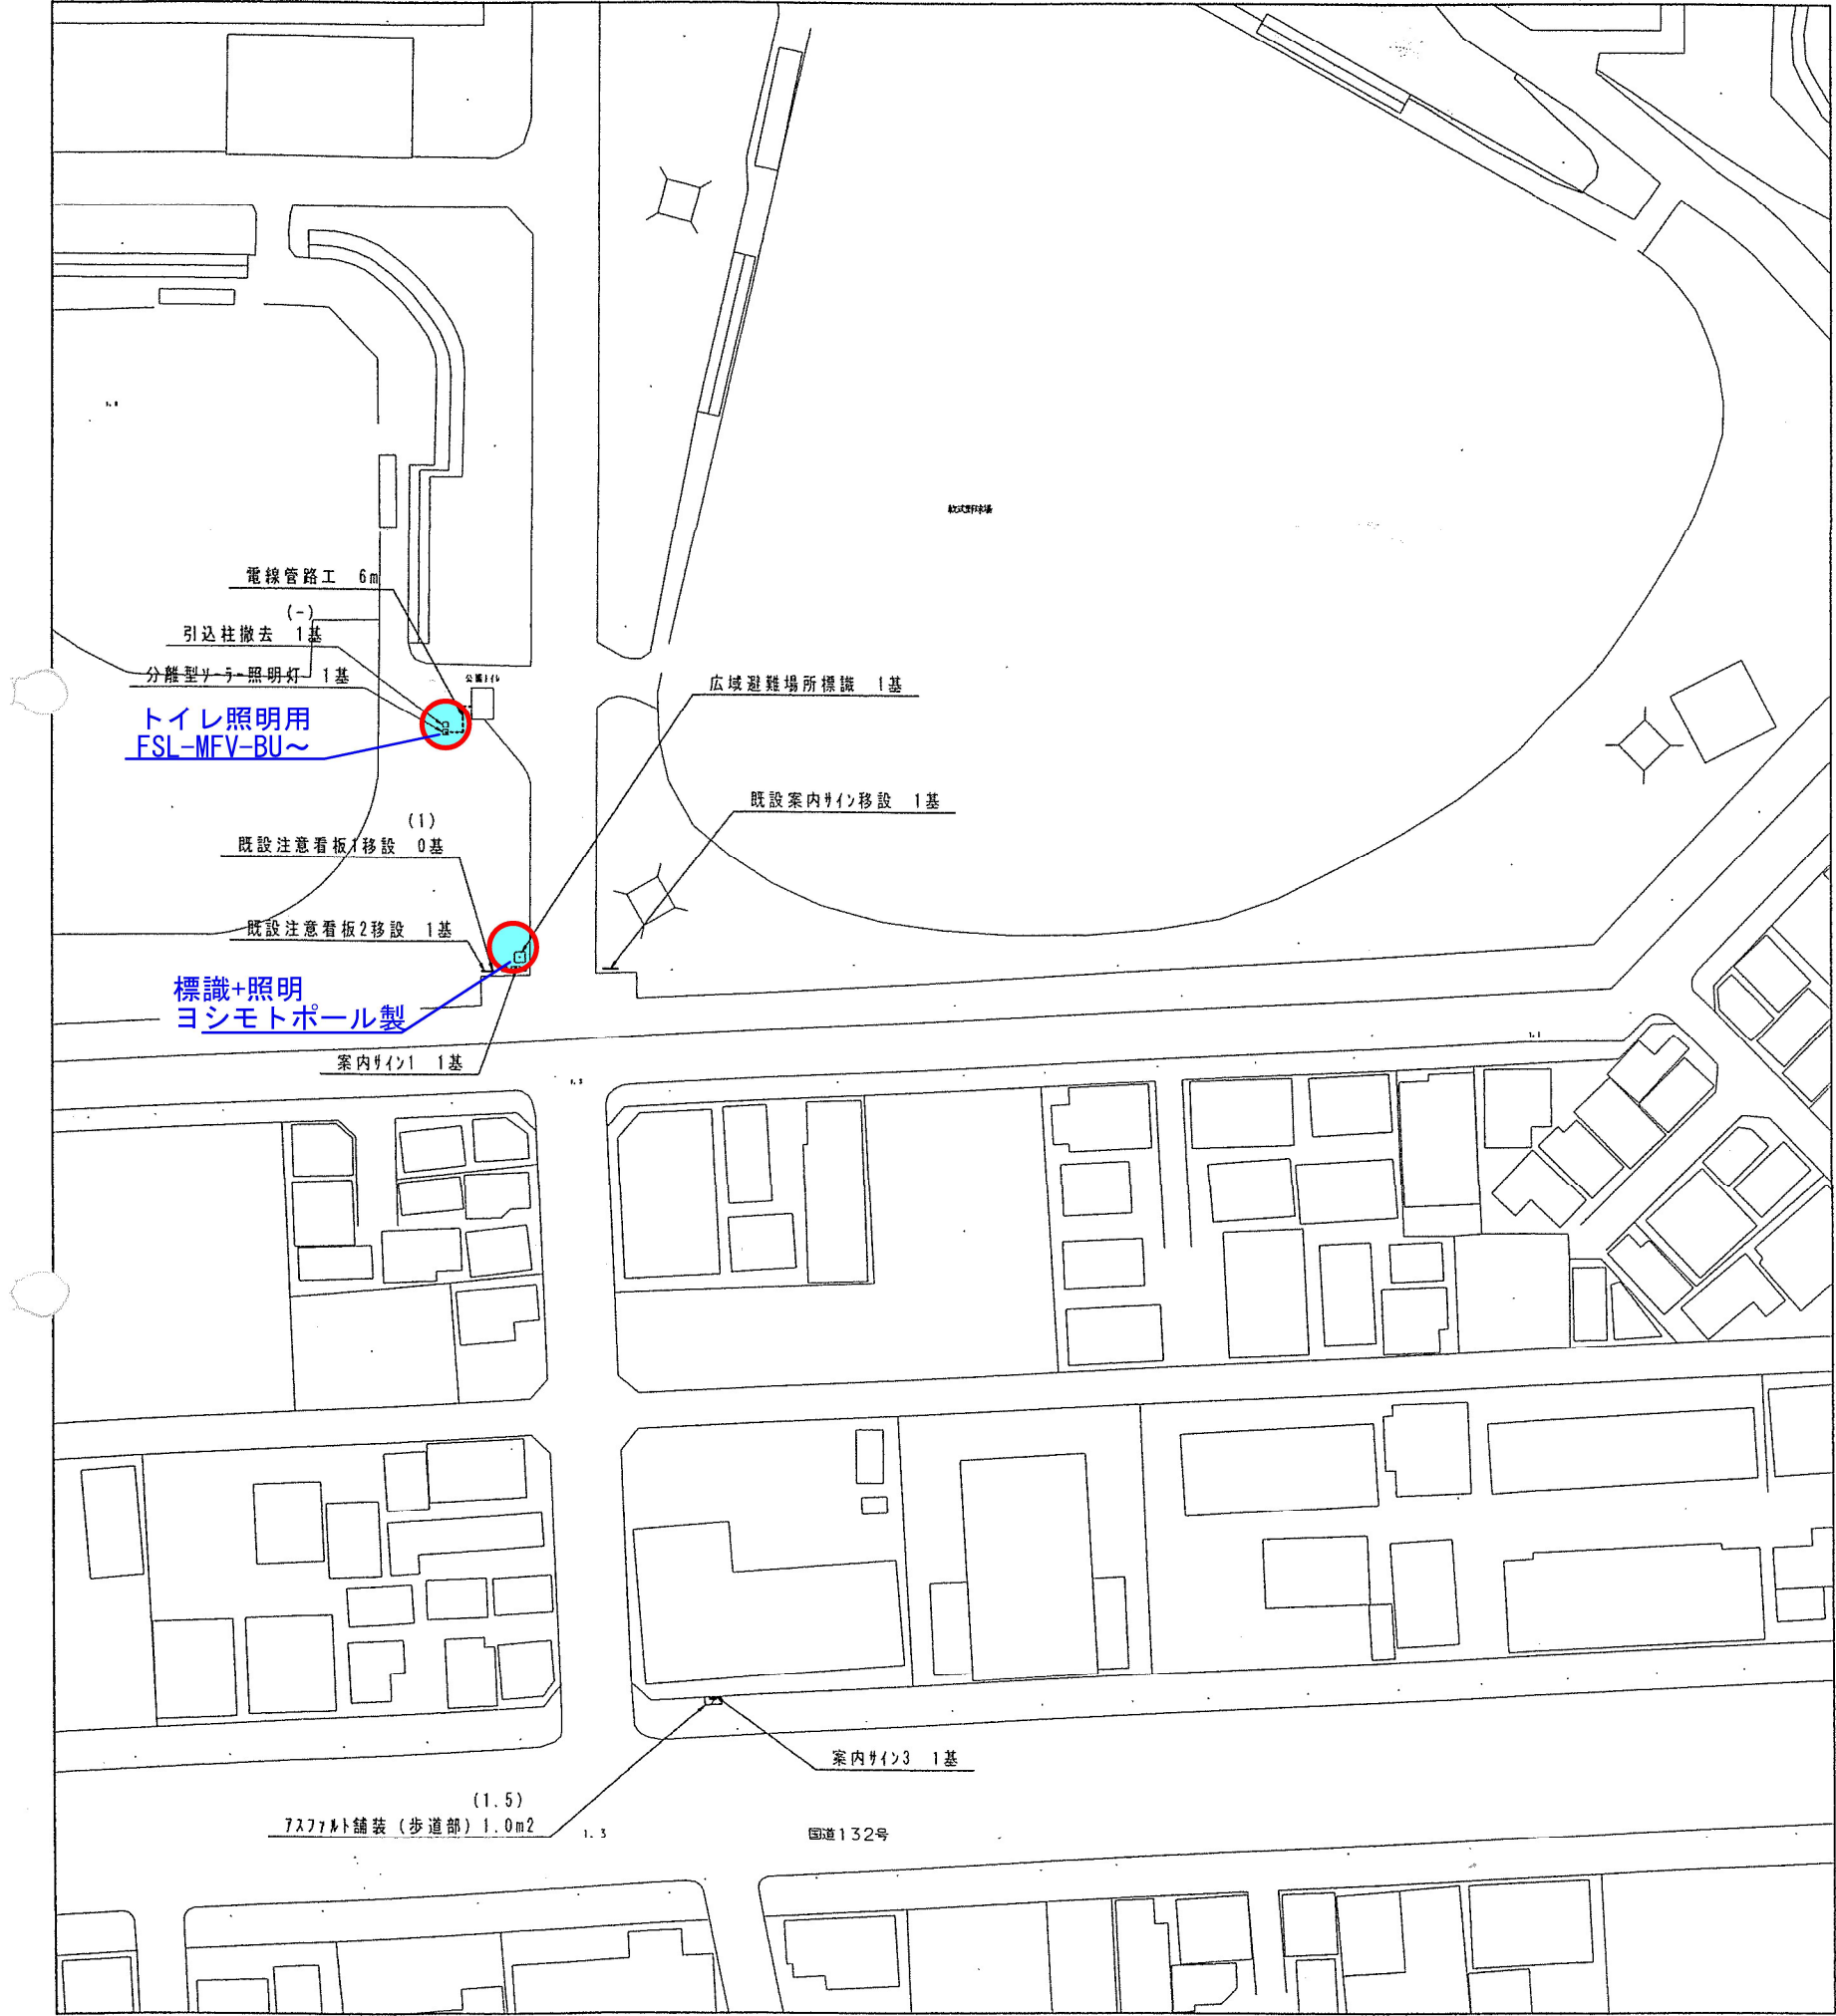

案内図

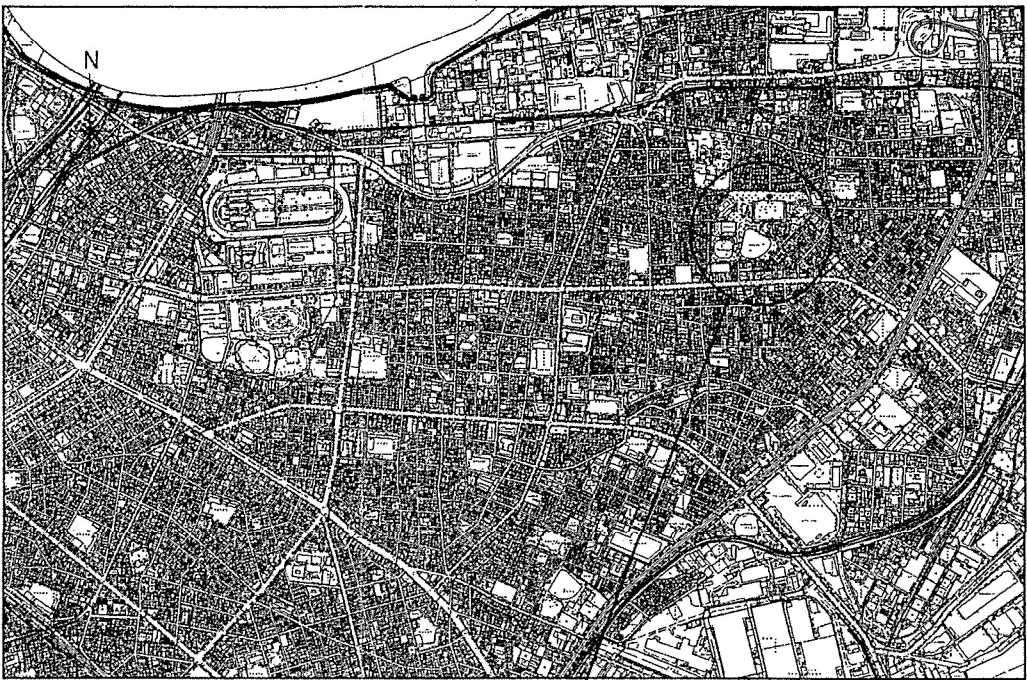

大師公園
(川崎区大師公園1)

工種別数量表

凡例	工種・名称	形状寸法	数量	単位	備考
	電気設備工				
□	広域避難場所標識		1.0	基	
□	分離型ソーラー照明灯		1.0	基	
-----	電線管路工	FEP30	6.0	m	
	園路広場整備工				
///	アスファルト舗装(歩道部)	As t=30, 路盤 t=100	(1.5) 1.0	m ²	
	サービス施設整備工				
田田田	案内サイン1	W=2514, H=2000	1.0	基	
田田	案内サイン3	W=364, H=1628	1.0	基	
	公園施設等撤去・移設工				
□	引込柱撤去	鋼製 H=6000	(-) 1.0	基	基礎Co撤去、処分共
—	既設案内サイン移設	鋼製 W=1660, H=2150	1.0	基	園内移設、基礎再利用
—	既設注意看板1移設	木製 W=900, H=1650	(1.0) 0	基	園内移設、基礎再利用
—	既設注意看板2移設	鋼製 W=600, H=1800	1.0	基	園内移設、基礎再利用

事業年度		平成26年度				
工事件名		大師公園ほか防災関連施設整備工事（変更）				
工事位置		川崎市川崎区大師公園1ほか				
図面種別		施設平面図（大師公園）				
縮尺		S=1/600（A2）	図面枚数	5枚ノ内其ノ1		
設計年月日		平成27年 6月				
設計	電気審査	審査	係長	課長補佐	課長	所長

※ 設置位置の詳細は、監督員と現地立会いにて打合せの上、決定するものとする。